



===== TUBULAÇÃO DE ESGOTO PROJETADO EM PVC- SERIE F

===== TUBULAÇÃO DE DRENAGEM EM PVC PERFURDA

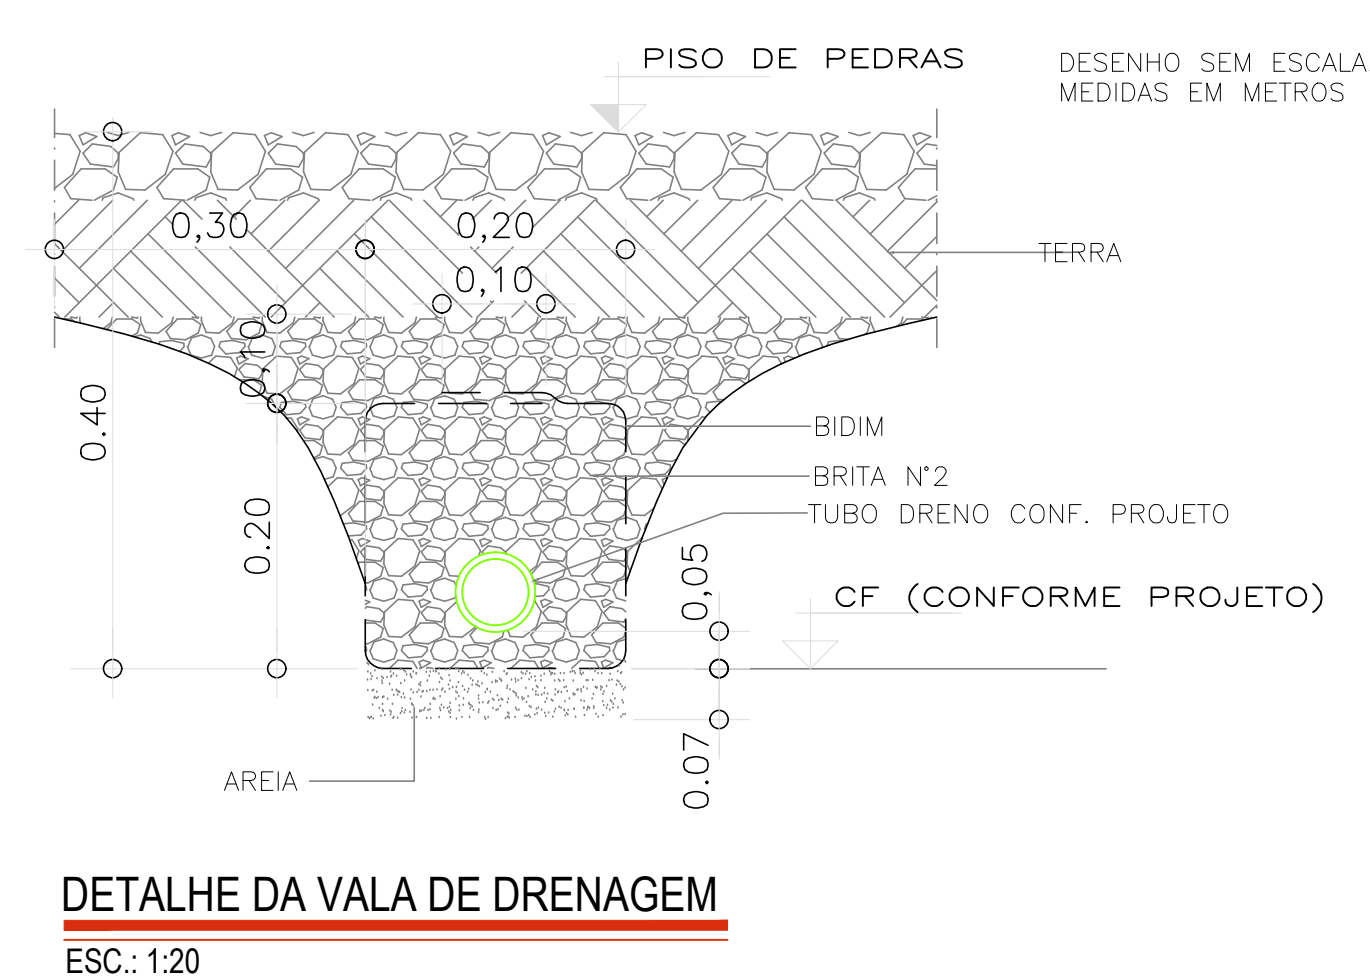

Nº	DATA	REVISAO	VISTO
02	10/2019	REVISÃO FINAL / COMPATIBILIZAÇÃO	
01	08/10/2019	REVISÃO GERAL	
00	30/09/2019	EMIÇÃO INICIAL	

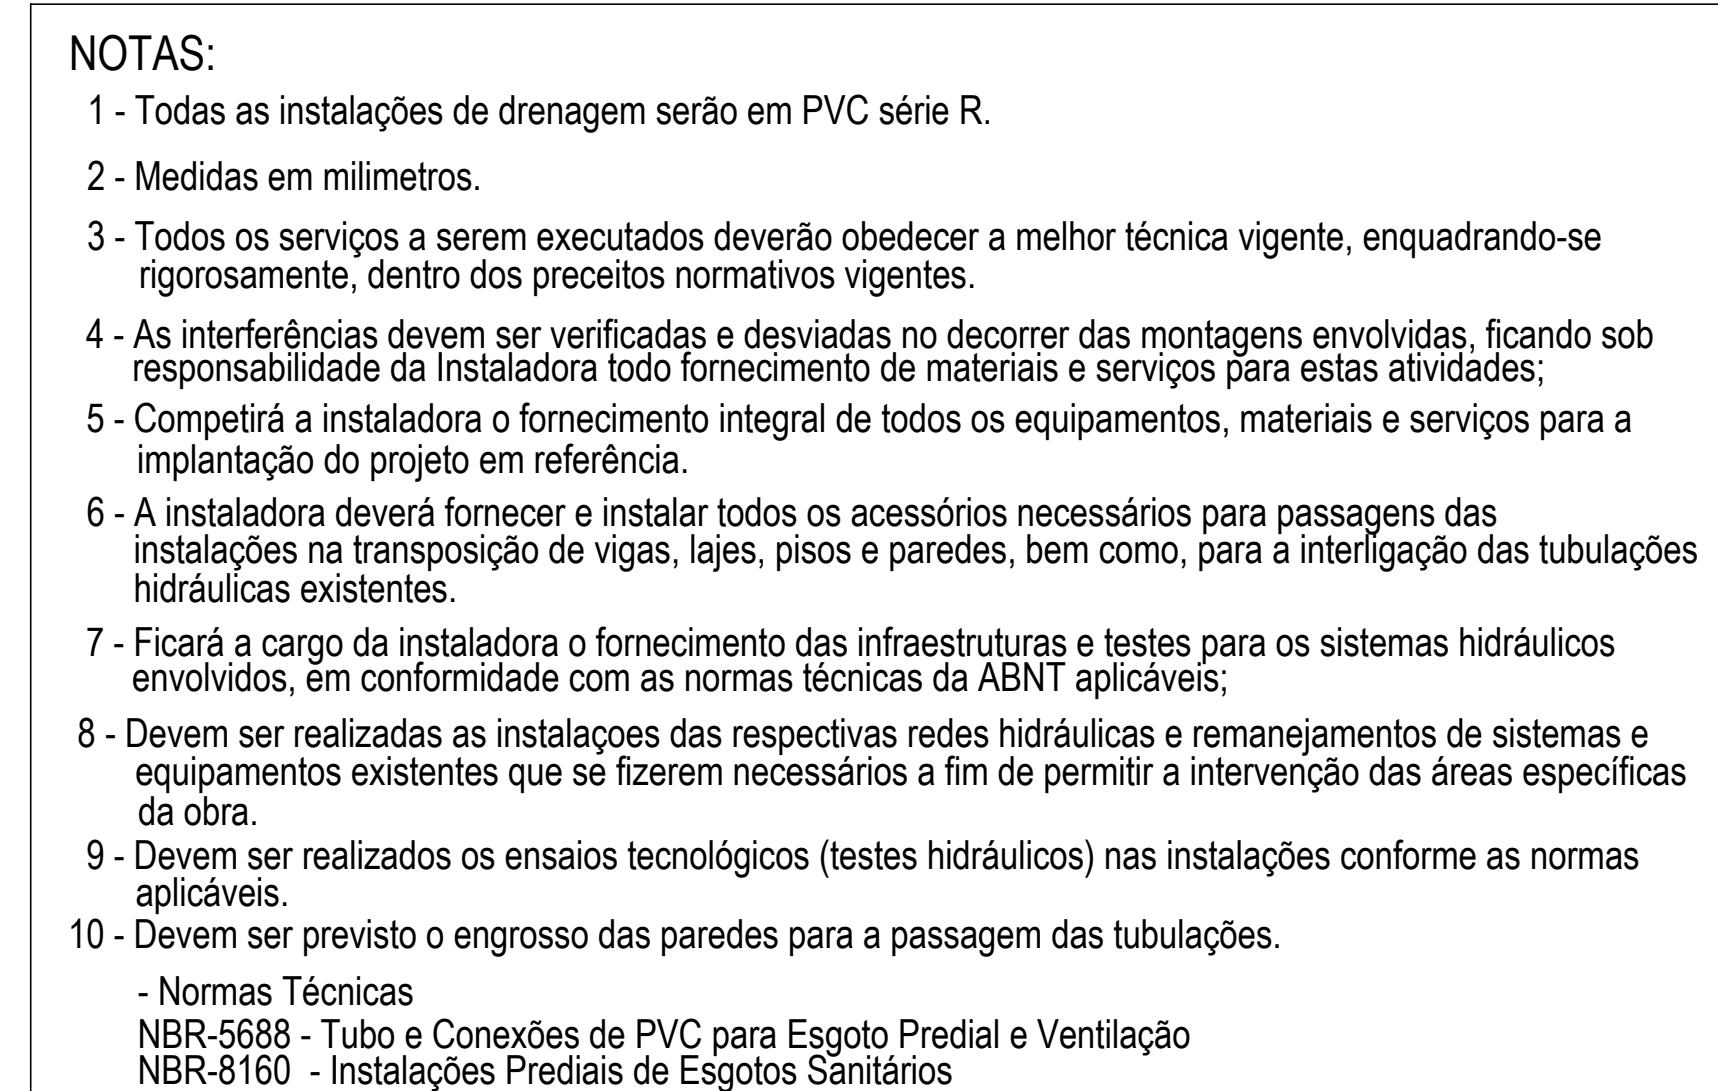

FUNDAÇÃO FLORESTAL
FUNDAÇÃO PARA CONSERVAÇÃO E A PRODUÇÃO FLORESTAL DO ESTADO DE SÃO PAULO
SEI – Setor de Engenharia e Infraestrutura



CLIENTE	FUNDAÇÃO FLORESTAL
---------	--------------------

ELABORAÇÃO DE PROJETO EXECUTIVO DE RESTAURO

LOCAL
PESM - NÚCLEO ITUTINGA PILÕES - CAMINHOS DO MAR

ASSUNTO
PROJETO DE RESTAURO - BELVEDERE CIRCULAR - PROJETO DE
DRENAGEM DE A.P. - PLANTA BAIXA

RESPONSÁVEL ENG. REINALDO MOLINA	ART. Nº 28027230191030622	ASSINATURA	FOLHA PE-01/01	ESCALA 1:50
COORDENADOR ARQ. LUIS ANTONIO PUPINSKI	ART. Nº 000008244729	ASSINATURA		DATA 10/2019
ELABORAÇÃO JOSE LOURENÇO	ARQUIVO 194_CM_PE_DRE_BEL_FLO1_R02		ETAPA PROJETO EXECUTIVO	REVISÃO 02

ODR	IMPRES.	ESPES.
1	BLACK	0.03
2	BLACK	0.06
3	BLACK	0.09
4	BLACK	0.13
5	BLACK	0.17
6	BLACK	0.20
7	BLACK	0.25
8	BLACK	0.30
9	BLACK	0.20
250	SOLIDO	
251	SOLIDO	
252	SOLIDO	
253	SOLIDO	
254	SOLIDO	
255	SOLIDO	